


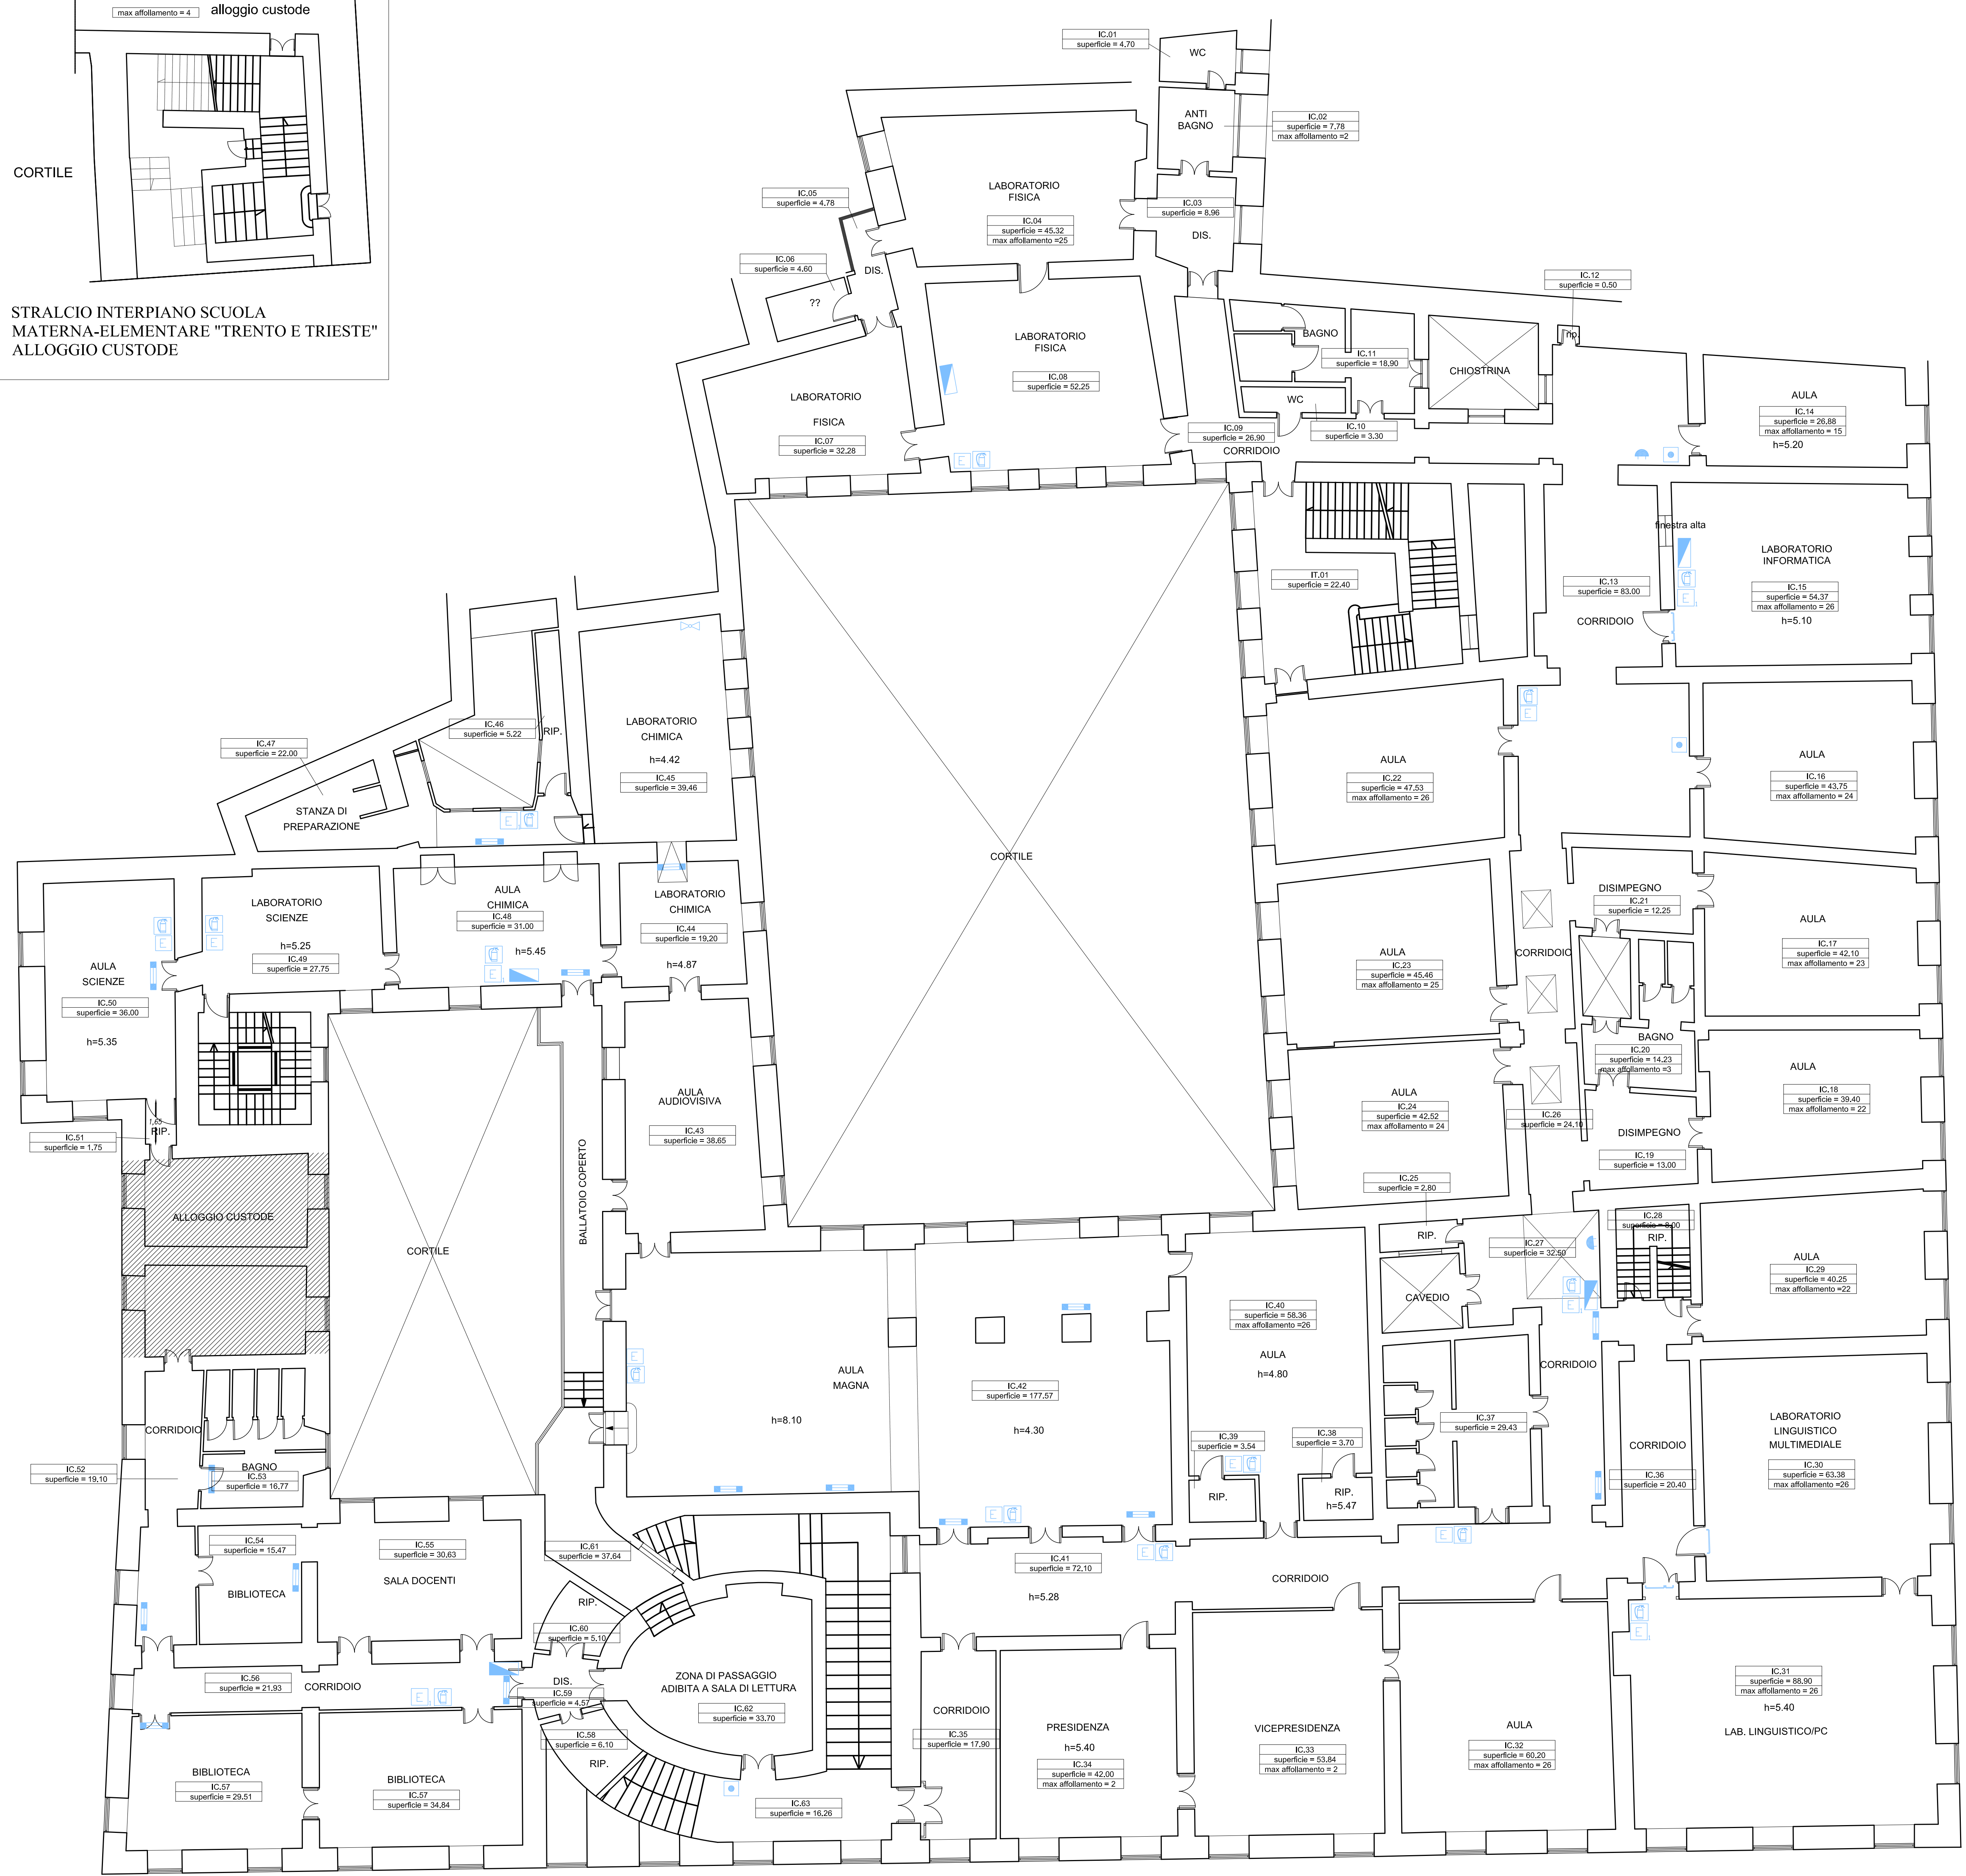

CORTILE

STRALCIO INTERPIANO SCUOLA  
MATERNA-ELEMENTARE "TRENTO E TRIESTE"  
ALLOGGIO CUSTODE



LEGENDA ANTINCENDIO stato attuale	
	PORTA REI 120
	ESTINTORE A POLVERE
	ESTINTORE CO2
	RIVELATORE OTTICO DI FUMO
	RIVELATORE DI GAS
	ATTACCO PER AUTOPOMPA SINGOLO
	IDRANTE UNI 45
	NASPO
	MANGIUGNE ANTIPANICO
	VALVOLA DI INTERCETTAZIONE COMBUSTIBILE
	PULSANTE MANUALE DI ALLARME INCENDIO
	SIRENA ALLARME INCENDIO
	LAMPADA D'EMERGENZA
	SEGNALATORE OTTICO ACUSTICO ALLARME INCENDIO
	CENTRALINA ANTINCENDIO
	QUADRO ELETTRICO
	DIFFUSIONE SONORA
	CAMPANELLA
	PULSANTE MANUALE DI ALLARME INCENDIO
LEGENDA SEGNALETICA stato attuale	
	CARTELLI SEGNALETICI VIE DI ESODO
	PANNELLO SOFPESSO INDICATORE VIE DI ESODO
	USCITA DI SICUREZZA (RETROILLUMINATO CON LAMPADA 18W - AUDIODIARIA 1h)
	PULSANTE DI SGANCIO
	VALVOLA DI INTERCETTAZIONE COMBUSTIBILE
	ESTINTORE PORTATILE
	IDRANTE
	NASPO
	ATTACCO PER AUTOPOMPA
	LOCALI ESCLUSI DAL PROGETTO PREVENZIONE INCENDI
<b>SCUOLA TRENTO E TRIESTE</b>	<b>SCUOLA VITTORIA COLONNA</b>
** IT.1, IT.2. Numerazione progressiva locali PIANO TERZA	* IC.1, IC.2. Numerazione progressiva locali PIANO TERZA
*** IT.1, IT.2. Numerazione progressiva locali PIANO PRIMO	** IC.1, IC.2. Numerazione progressiva locali PIANO PRIMO
**** IT.1, IT.2. Numerazione progressiva locali PIANO SECONDO	*** IC.1, IC.2. Numerazione progressiva locali PIANO SECONDO
***** IT.1, IT.2. Numerazione progressiva locali PIANO TERZO	**** IC.1, IC.2. Numerazione progressiva locali PIANO TERZO
***** IVT.1, IVT.2. Numerazione progressiva locali PIANO QUARTO	***** IC.1, IC.2. Numerazione progressiva locali PIANO QUARTO

**ROMA** Roma Capitale Dipartimento Sviluppo Infrastrutture e Manutenzione Urbana

SCUOLA MATERNA ED ELEMENTARE "TRENTO E TRIESTE" VIA DEI GIUBBOMARI, 41 / LICEO "VITTORIA COLONNA" VIA DELL'ARCO DEL MONTE 99, ROMA

MUNICIPIO I  
PREVENZIONE INCENDI  
PROGETTO DEFINITIVO

Ritievo \_\_\_\_\_ nome file \_\_\_\_\_  
nome elaborato PIANTE PIANO PRIMO-STRALCIO INTERPIANO  
codice elaborato R.02  
scala 1:100 data 2014

DIPARTIMENTO SVILUPPO INFRASTRUTTURE E MANUTENZIONE URBANA  
Direttore: ing. Roberto Massaccesi Assessore On.le Paolo Masini

III U. O. OPERE DI EDILIZIA SCOLASTICA  
Dirigente e Responsabile del Procedimento arch. Chiara Cecilia Cuccaro  
**RISORSE** PER ROMA  
AMMINISTRATORE DELEGATO ing. Domenico Kappeler  
DIRETTORE TECNICO ing. Antonio Incerti  
U.O. INGEGNERIA E ARCHITETTURA ing. Salvatore Scilio  
GRUPPO DI LAVORO resp. arch. Marcello De Rito  
cons. arch. Maria Teresa p. l. Aldo Sulzizi

**SAPIENZA** UNIVERSITÀ DI ROMA  
CONSULENTE PER LA VERIFICA prof. ing. Massimo Guarascio  
GRUPPO DI LAVORO ing. Mara Lombardi ing. Nino Oranges

redatto: ing. Antonio Incerti  
validato: prof. ing. Massimo Guarascio